
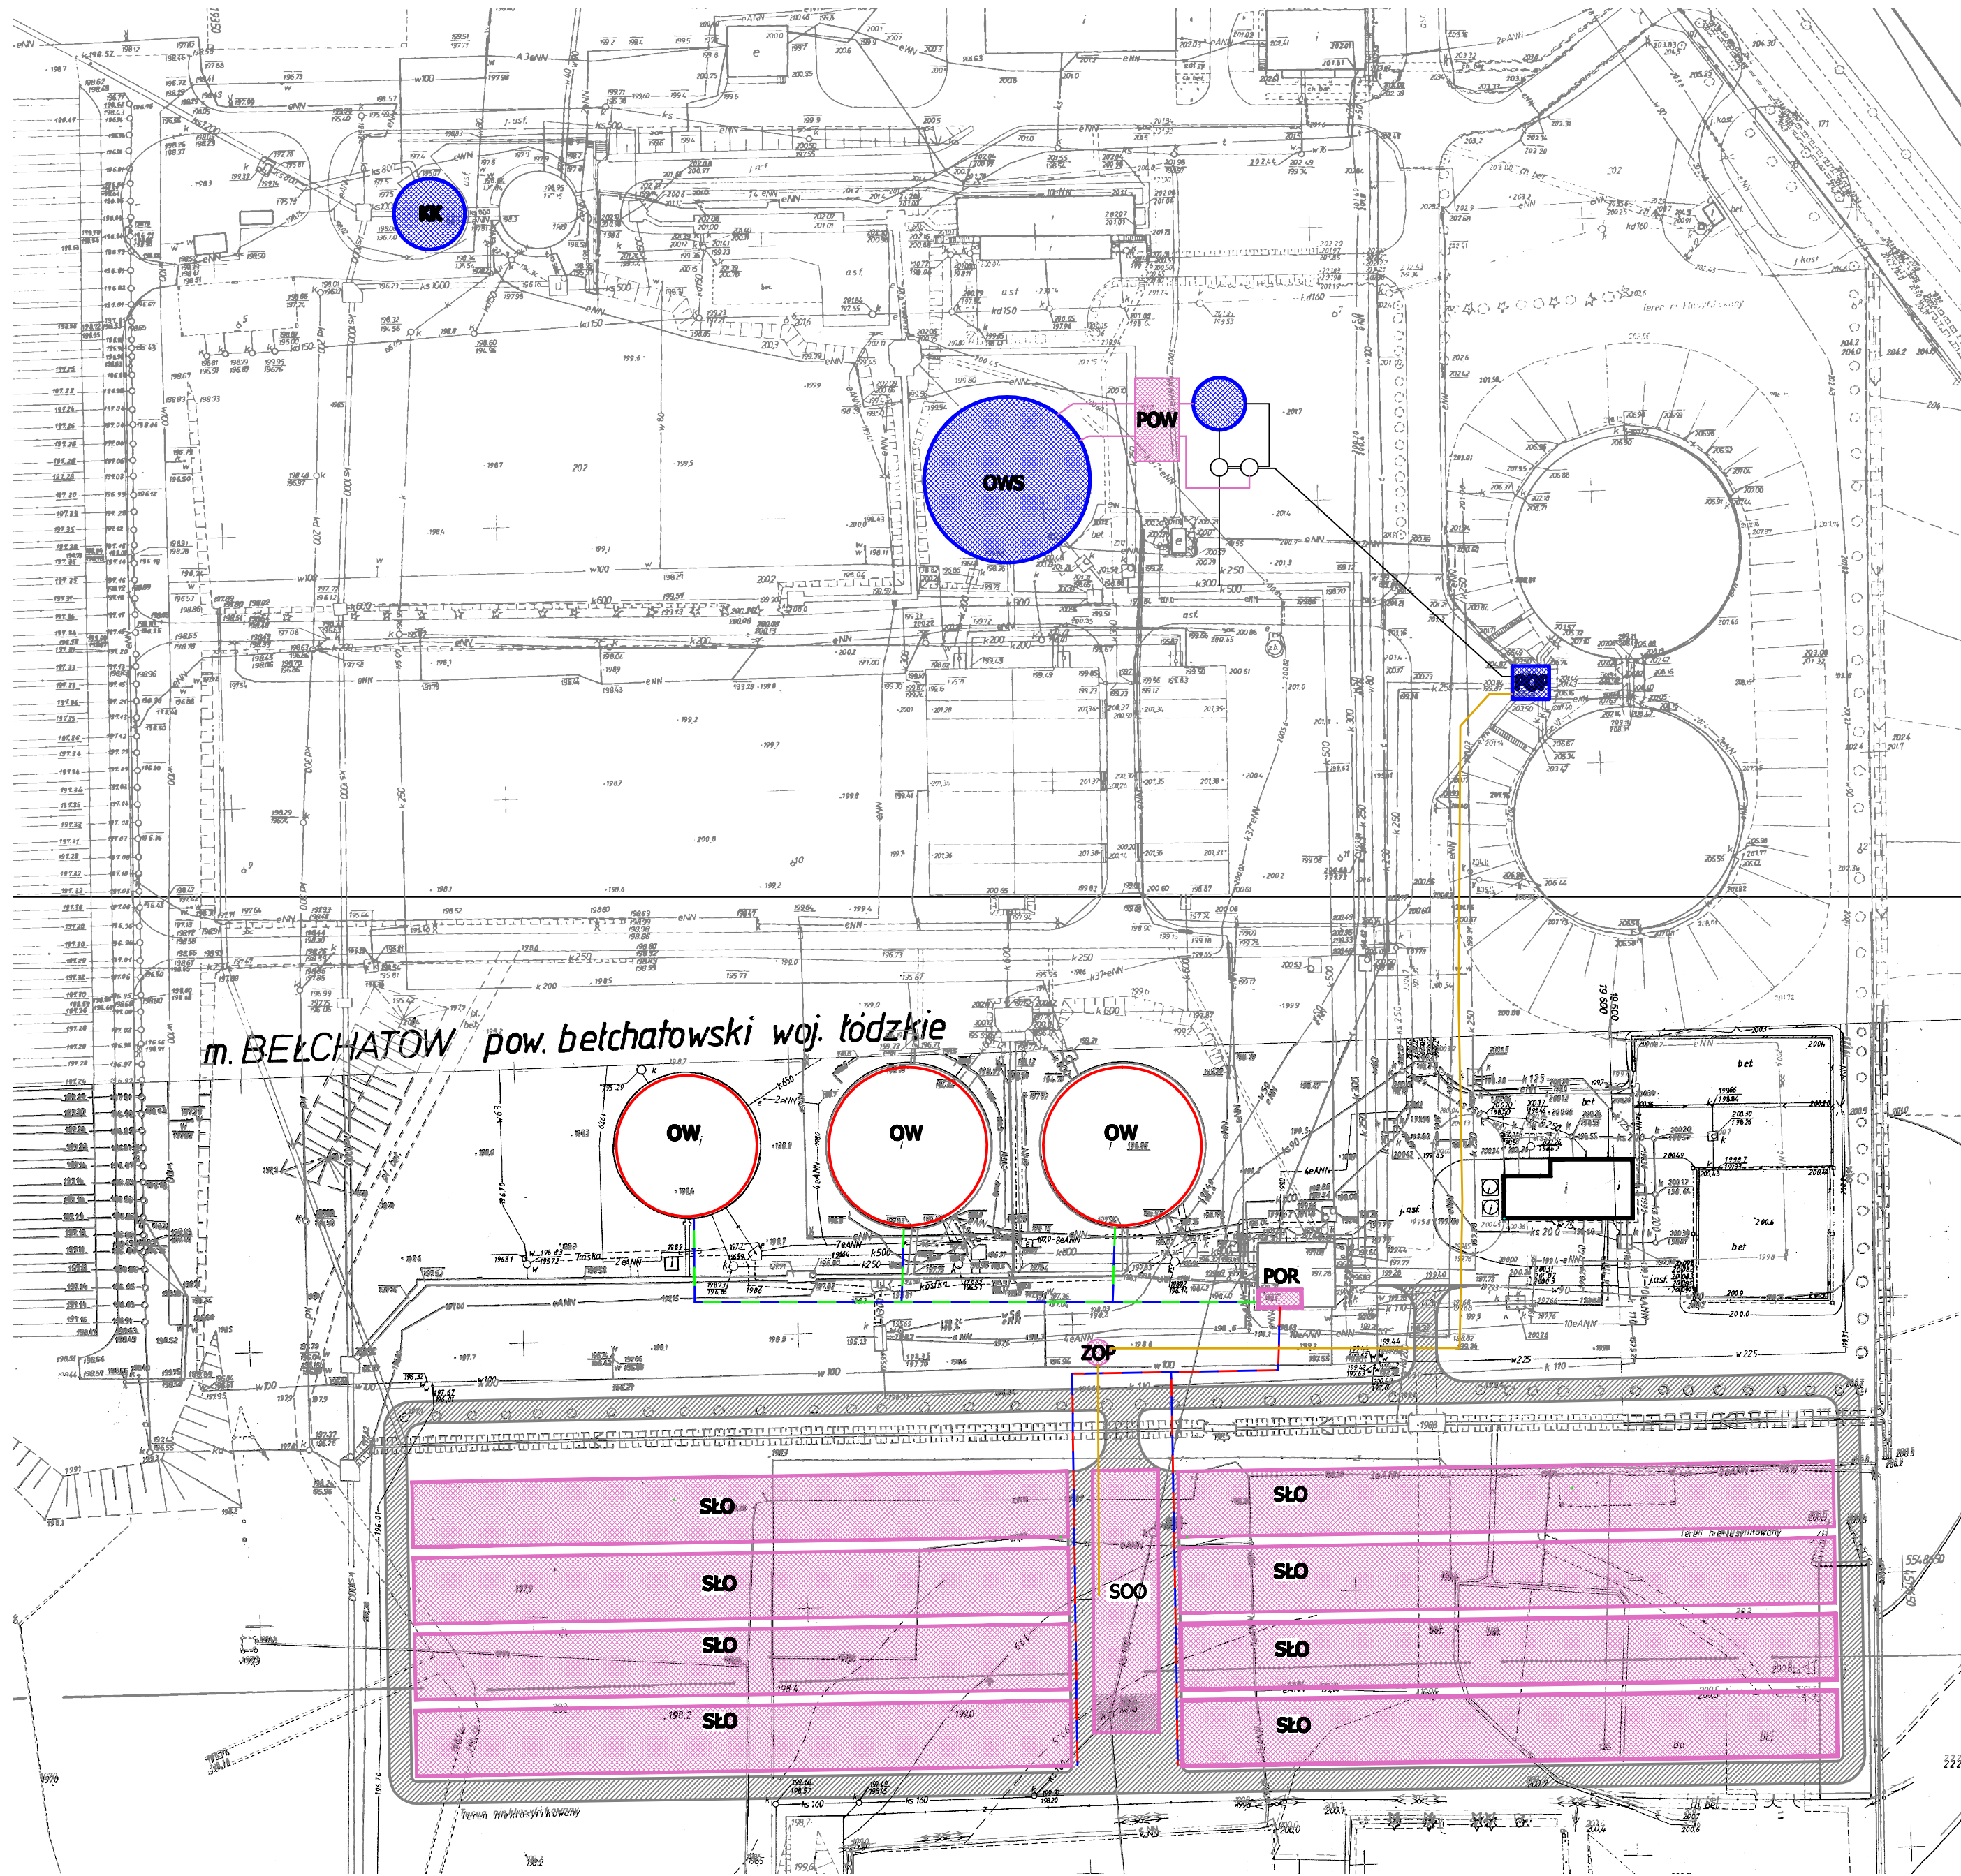


MODERNIZACJA OCZYSZCZALNI ŚCIEKÓW W BEŁCHATOWIE

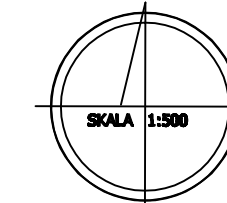

LEGENDA

- OBIEKTY ISTNIEJĄCE
- OBIEKTY MODERNIZOWANE
- OBIEKTY PROJEKTOWANE
PROJEKTYWNA LEGENDA
- PROJEKTOWANE
CIĄGI KANALIZACJI

- KK** KOMORA KRAT
- OWS** OSADNIK WSTĘPNY
- POW** POMPOWNI OSADU WSTĘPNEGO I CZĘŚCI PŁYWAJĄCYCH
- FOP** ~~POMPOWNI OSADU FRAKTYWOWANEGO~~
- POR** POMPOWNI OSADU RECYKULOWANEGO Z WĘZŁEM CIEPLNYM
- ZOP** ~~ZBIORNIK OSADU FRAKTYWOWANEGO~~
- SOO** STACJA ODWADNIANIA OSADU
- SŁO** SŁONECZNA SUSZARNIA OSADU
- OW** OSADNIK WTRÓRNY

ISTNIEJĄCE UZBROJENIE TERENU

- ŚCIEKI
- KANALIZACJA SANITARNNA
- KANALIZACJA DESZCZOWA
- WODOCIĄG
- KABLE ELEKTRYCZNE
- SIEĆ C.O.

PROJEKTOWANE UZBROJENIE TERENU

- KOLEKTOR DOLNEGO ŹRÓDŁA CIEPŁA
- ZASILANIE I POWRÓT POSADZKI HAL
- ZASILANIE I POWRÓT POMP CIEPŁA
- RUROCIĄG OSADU DO ZOP I SOO

OPISYWCY: Kompleksowe rozwiązanie gospodarki osadowej zakładowej stacjonarnym osadnikiem mechanicznym osadników ciekłych z komunalną oczyszczalnią ścieków w Bełchatowie

TYTUŁ: KONCEPCJA MODERNIZACJI - PLAN ZAGOSPODAROWANIA TERENU

ZLECAJĄCY: Zakład Wodociągów i Kanalizacji „WOD-KAN” Sp. z o.o. w Bełchatowie ul. 400 Bełchatów, ul. Św. Przemysłu Bełchatów 9	BRANŻA: TECHNOLOGIA	STADIUM: K
OPRACOWAŁ: mgr inż. Michał Pół	DATA: 01.2011	SKALA: 1:500