

wyewódzno lokalnie
powiat bełchatowski
miejscowość : obręb nr 09
numer starszyzny obrębu 100/101-1/09
Ul. Mielczarskiego, Os. Budowlanych

**MAPA
SYTUACYJNO-WYSOKOŚCIOWA 1:500**
z geodezyjną inwentaryzacją urządzeń podziemnych


- 1 Układ współrzędnych "1965"
- 2 Pozycja odniesienia Kronstadt
3. Mapę wykonano na podstawie skrajni nr 132.213.104/4(39), 132.213.103/4(39), 132.213.2421(157), 132.231.2412(154)

Mapa służy do celów projektowych
Mapa aktualna jest na dzień 2009.01.30
Mapę uzgodniono w ZUDDP
Granice działek są zgodne z ewidencją gruntów

Wykonawca:
Zakres opracowania:
PRZEDSIĘBIORSTWO
Inżynieringowa Spółka z o.o.
ul. Włocławek 10
97-400 Bełchatów
tel./fax 635-79-25, tel. 635-65-57


mgr inż. Jan Zajączki
Nr upr. Zawodowych 906
Data :
Podpis :

KOPIA MAPY SYTUACYJNO-WYSOKOŚCIOWEJ
z geodezyjną inwentaryzacją urządzeń podziemnych
Skala 1 : 500
Mapa zaewidencjonowana w PODGIK w Bełchatowie
pod nr 1621.2421-79/09. w dniu 6.03.2009r.

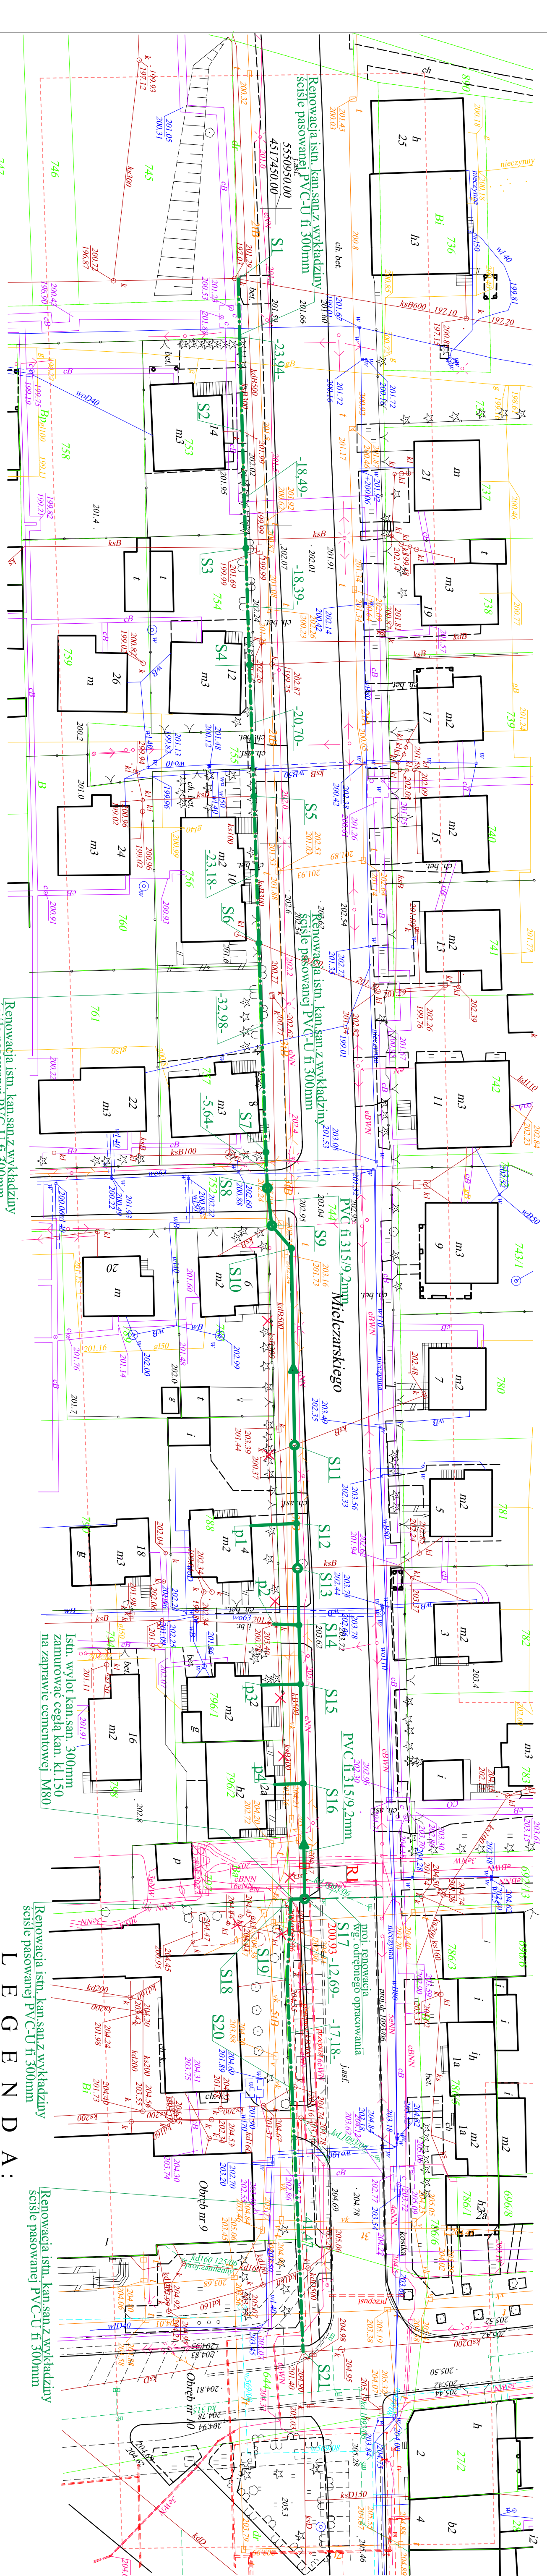


- R1 - rura ochronna dzielona AROT fi 160mm L=1,5m
- PROJ. PRZEBUDOWA I RENOWACJA ISTN. KANALIZACJI SANITARNEJ METODĄ BEZWYKOPOWĄ
- PROJ. KANALIZACJA SANITARNA METODĄ WYKOPOWĄ
- × - istn.kan. sanitarna do wyłączenia z eksploatacji





Nazwa opracowania i adres obiektu budowlanego:		Nr rys:
Projekt zagospodarowania terenu		1
Tytuł rysunku:		Skala:
Projektant:		1 : 500
mgr inż. Jan Zajączki, inżynier architekt		Podpis:
Ul.p. projektowe w zakresie sieci i instal. sanitarnych w spec. inżynierii sanitacyjnej		Nr upr.:
mgr inż. Ewa Mieczysław-akrzyńska		42(59)93
Ul.p. projektowe w spec. instalacji i urządzeniach sanitarnych		Podpis:
Nr upr.:		58/73.1.W
Data: 03.2009r.		

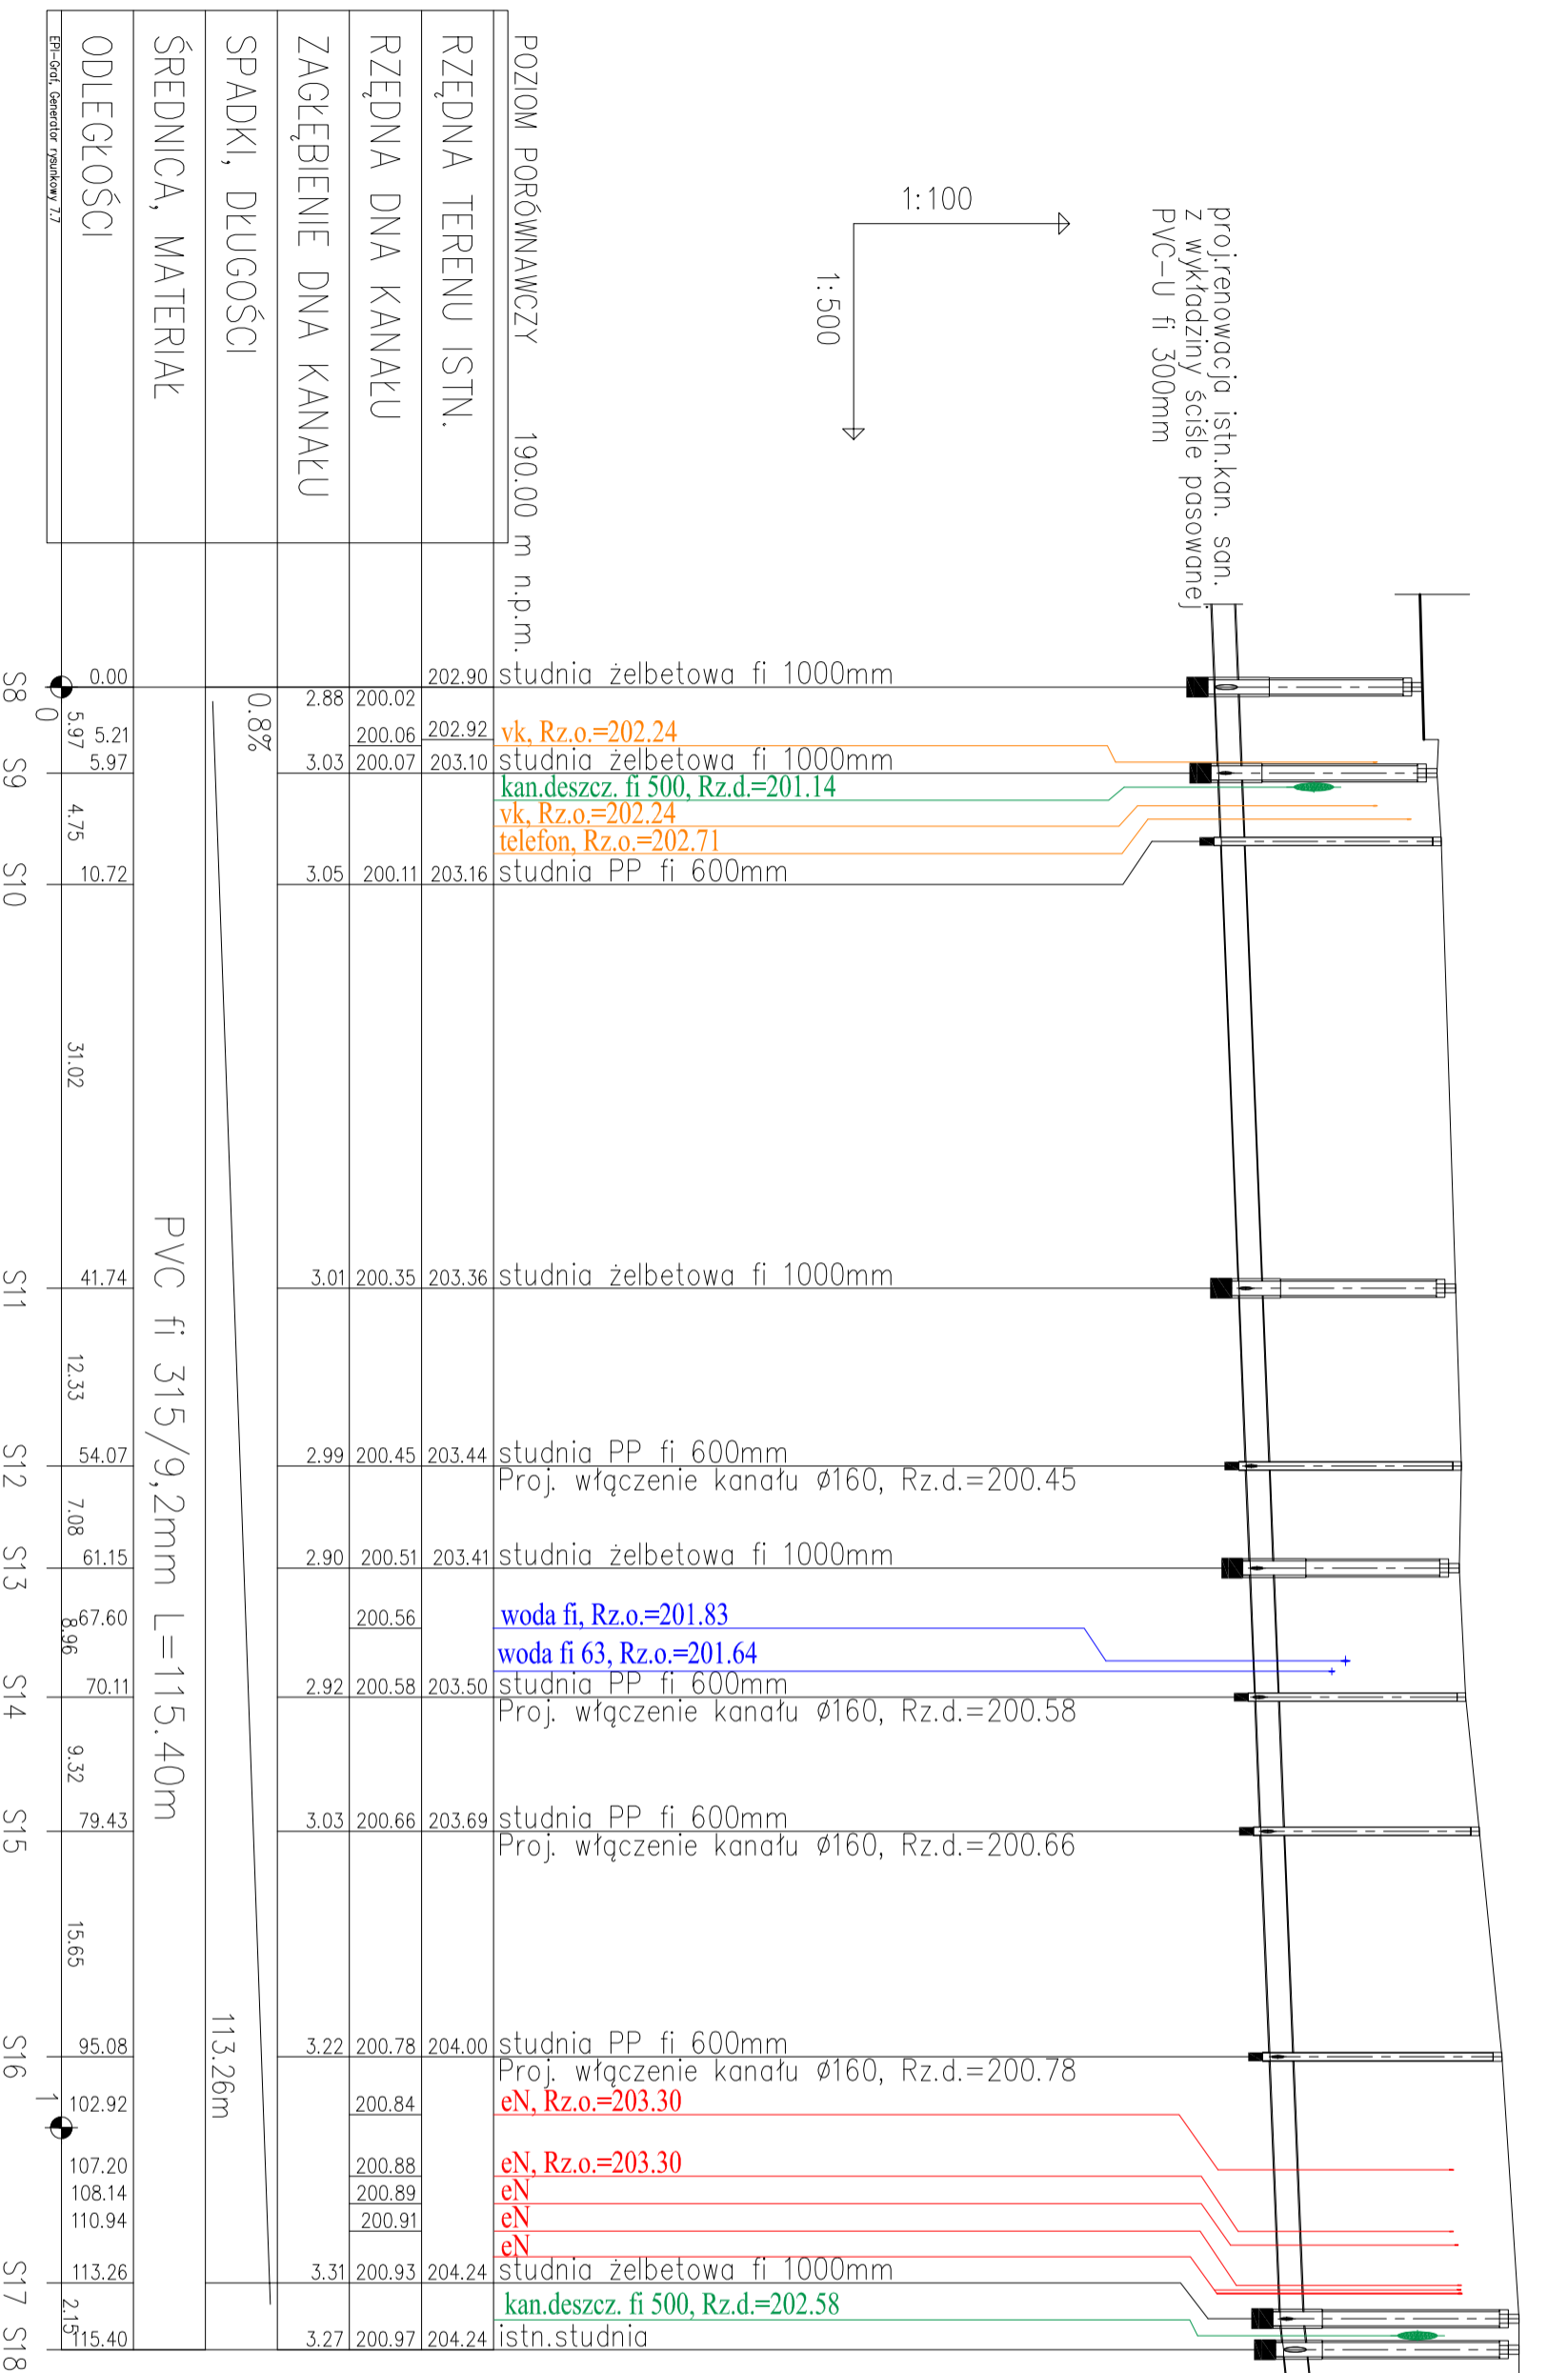

Nazwa opracowania i adres obiektu budowlanego: Projekt budowlano - wykonawczy Budowa, rozbudowa, przebudowa i remont sieci kanalizacji sanitarnej w ul. Mielezarskiego w Bełchatowie wraz z przełączeniem istniejących przyłączy do posesji				Nr rys.: 2
Tytuł rysunku: Profil podłużny sieci od S8 do S18				Skala: 1:100/1:500
Projektant: mgr inż. Jolanta Jańczyk-Abrańkiewicz	Upr. projektowe w zakresie sieci i instal. sanitarnych w spec. instalacyjno-inż.	Nr upr.: GP IV/73 42(59)93	Podpis: Data: 03.2009r.	
Projektant sprawdzający: mgr inż. Ewa Mączewska - Łączynska	Upr. projektowe w spec. instalacje i urządzenia sanitarne	Nr upr.: 58/73 I.W	Podpis: Data: 03.2009r.	

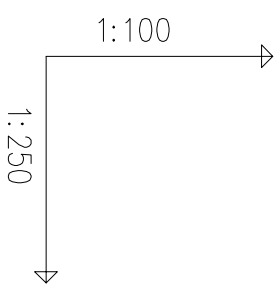

POZIOM PORÓWNAWCZY	190.00	m	n.p.m.
RZĘDNA TERENU ISTN.			
RZĘDNA DNA KANAŁU	203.44		
ZAGŁĘBIENIE DNA KANAŁU	200.45		
SPADKI, DŁUGOŚCI	4.45%	7.19m	
ŚREDNICA, MATERIAŁ	PVC	F1	160/4,7mm
ODLEGŁOŚCI	0.00	1.50	2.05
		5.90	7.19

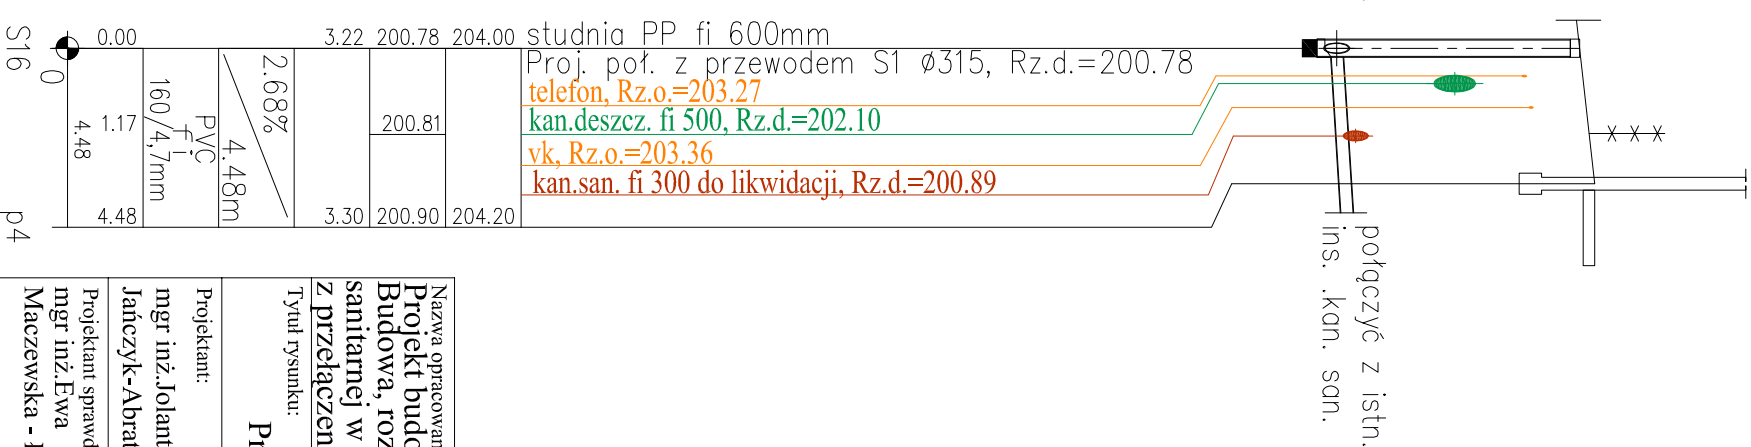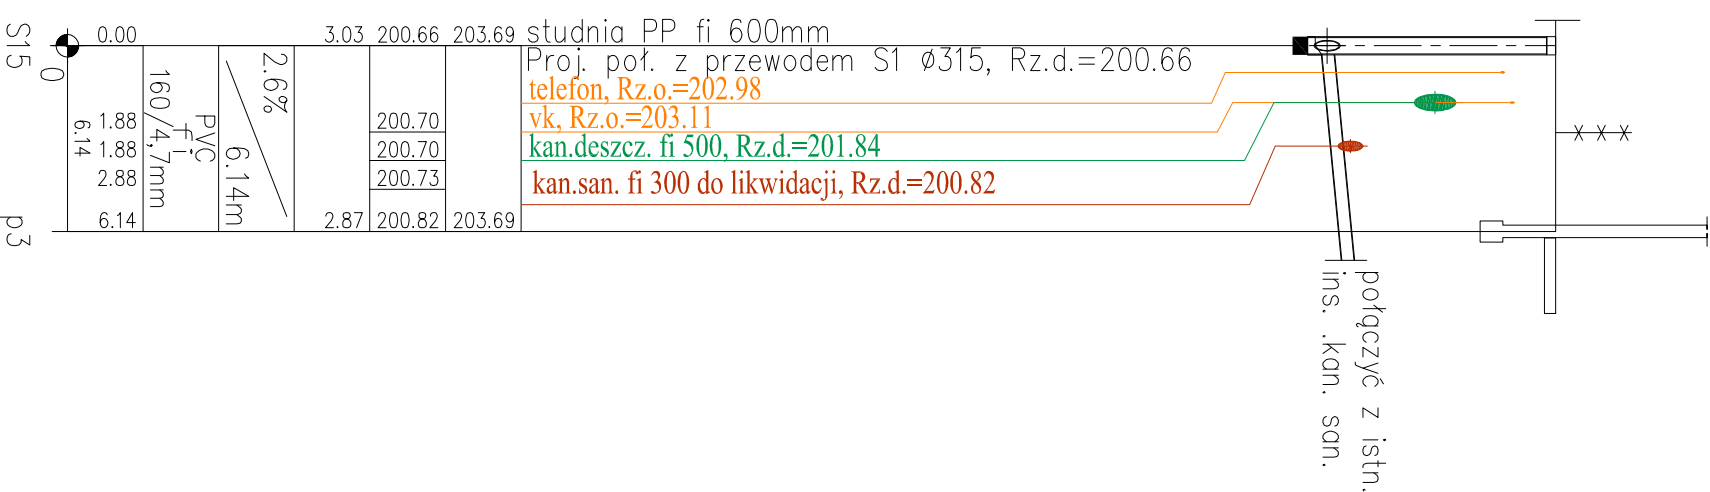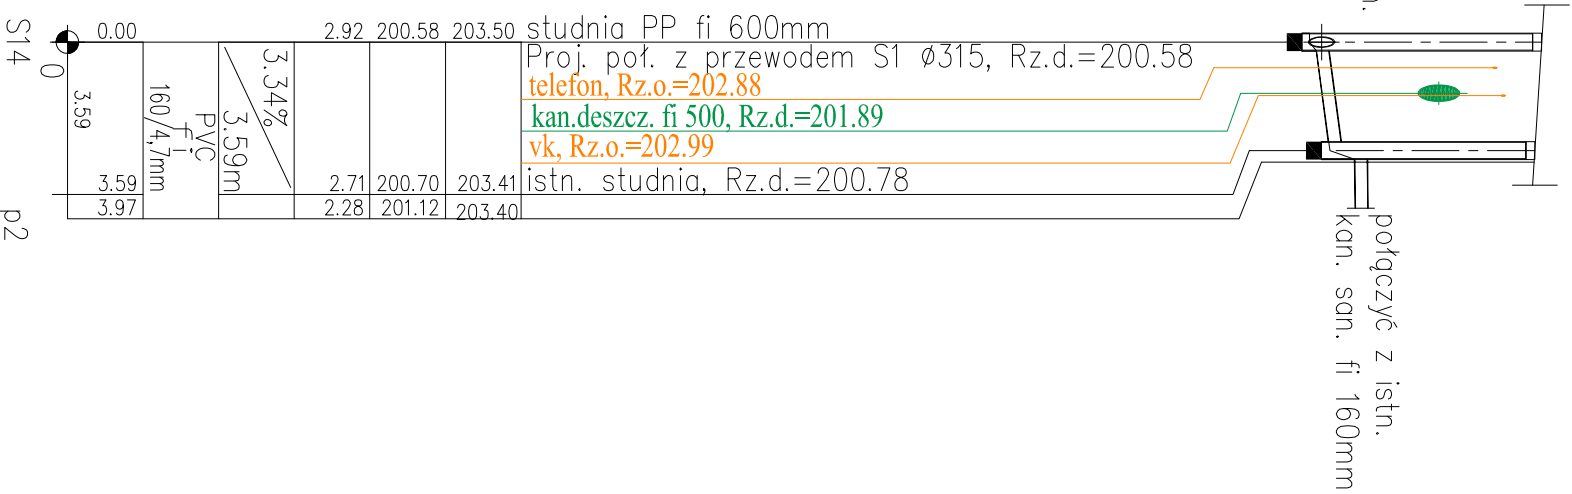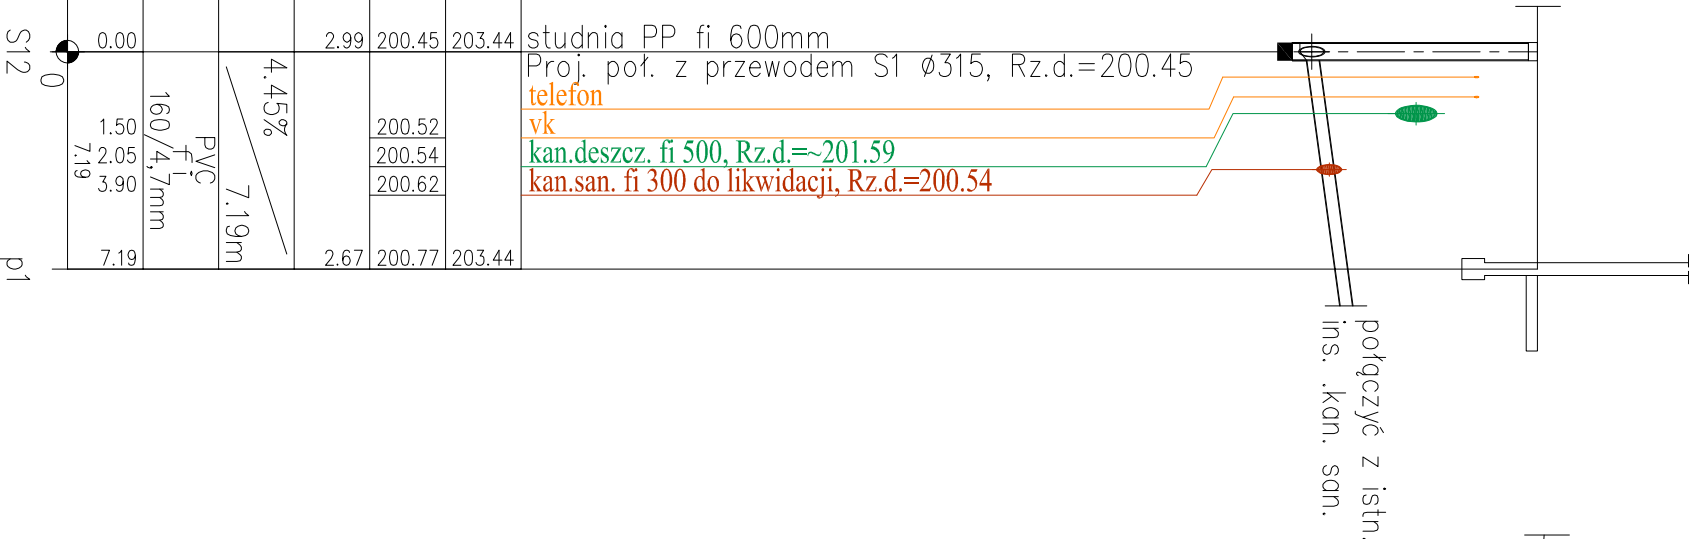

Nazwa opracowania i adres obiektu budowlanego: Projekt budowlano - wykonawczy Budowa, rozbudowa, przebudowa i remont sieci kanalizacji sanitarnej w ul. Mielczarskiego w Bełchatowie wraz z przełączeniem istniejących przyłączy do posesji		Nr rys.:
Tytuł rysunku: Profil podłużny przyłączy kanalizacji sanitarnej		Skala: 3
Projektant: mgr inż. Jolanta Janczyk-Abrańkiewicz	Upr. projektowe w zakresie sieci i instal. sanitarnych w spec. instalacyjno-inż.	Nr upr. : GP IV.73 42(59)93
Projektant sprawdzający: mgr inż. Ewa Maczewska - Łączyńska	Upr. projektowe w spec. instalacje i urządzenia sanitarne	Nr upr. : 58/73 LW
		Data:03.2009r. Podpis:
		Data:03.2009r.