



|   |   |
|---|---|
| INWESTOR: ZWIK Wod-Kan sp. z o.o.<br>97-400 Betchatów, ul. Faustyny Kowalskiej 9  |   |
| WYKONAWCA: EKOPROJEKT Kowal Wojciech<br>21-002 Jastków, Smugi 27J, tel. 691401520 |   |
| Nazwa dokumentacji  | Budowa i modernizacja systemu wodno kanalizacyjnego w Betchatowie |
| Stadium   | Projekt Bud. Wyk. Branża sanitarna                                |
| Typul<br>Rysunku  | Orientacja  |
| Projektant  | mgr inż. Wojciech Kowal<br>LUB/0063/PDS/07                        |
| Sprawdzający  | inż. Aleksander Kantek<br>GT-V-63/161/77                          |
| Data  | III<br>2009   |
| Skala   | 1:10000   |
| Nr<br>rys.  | 1   |



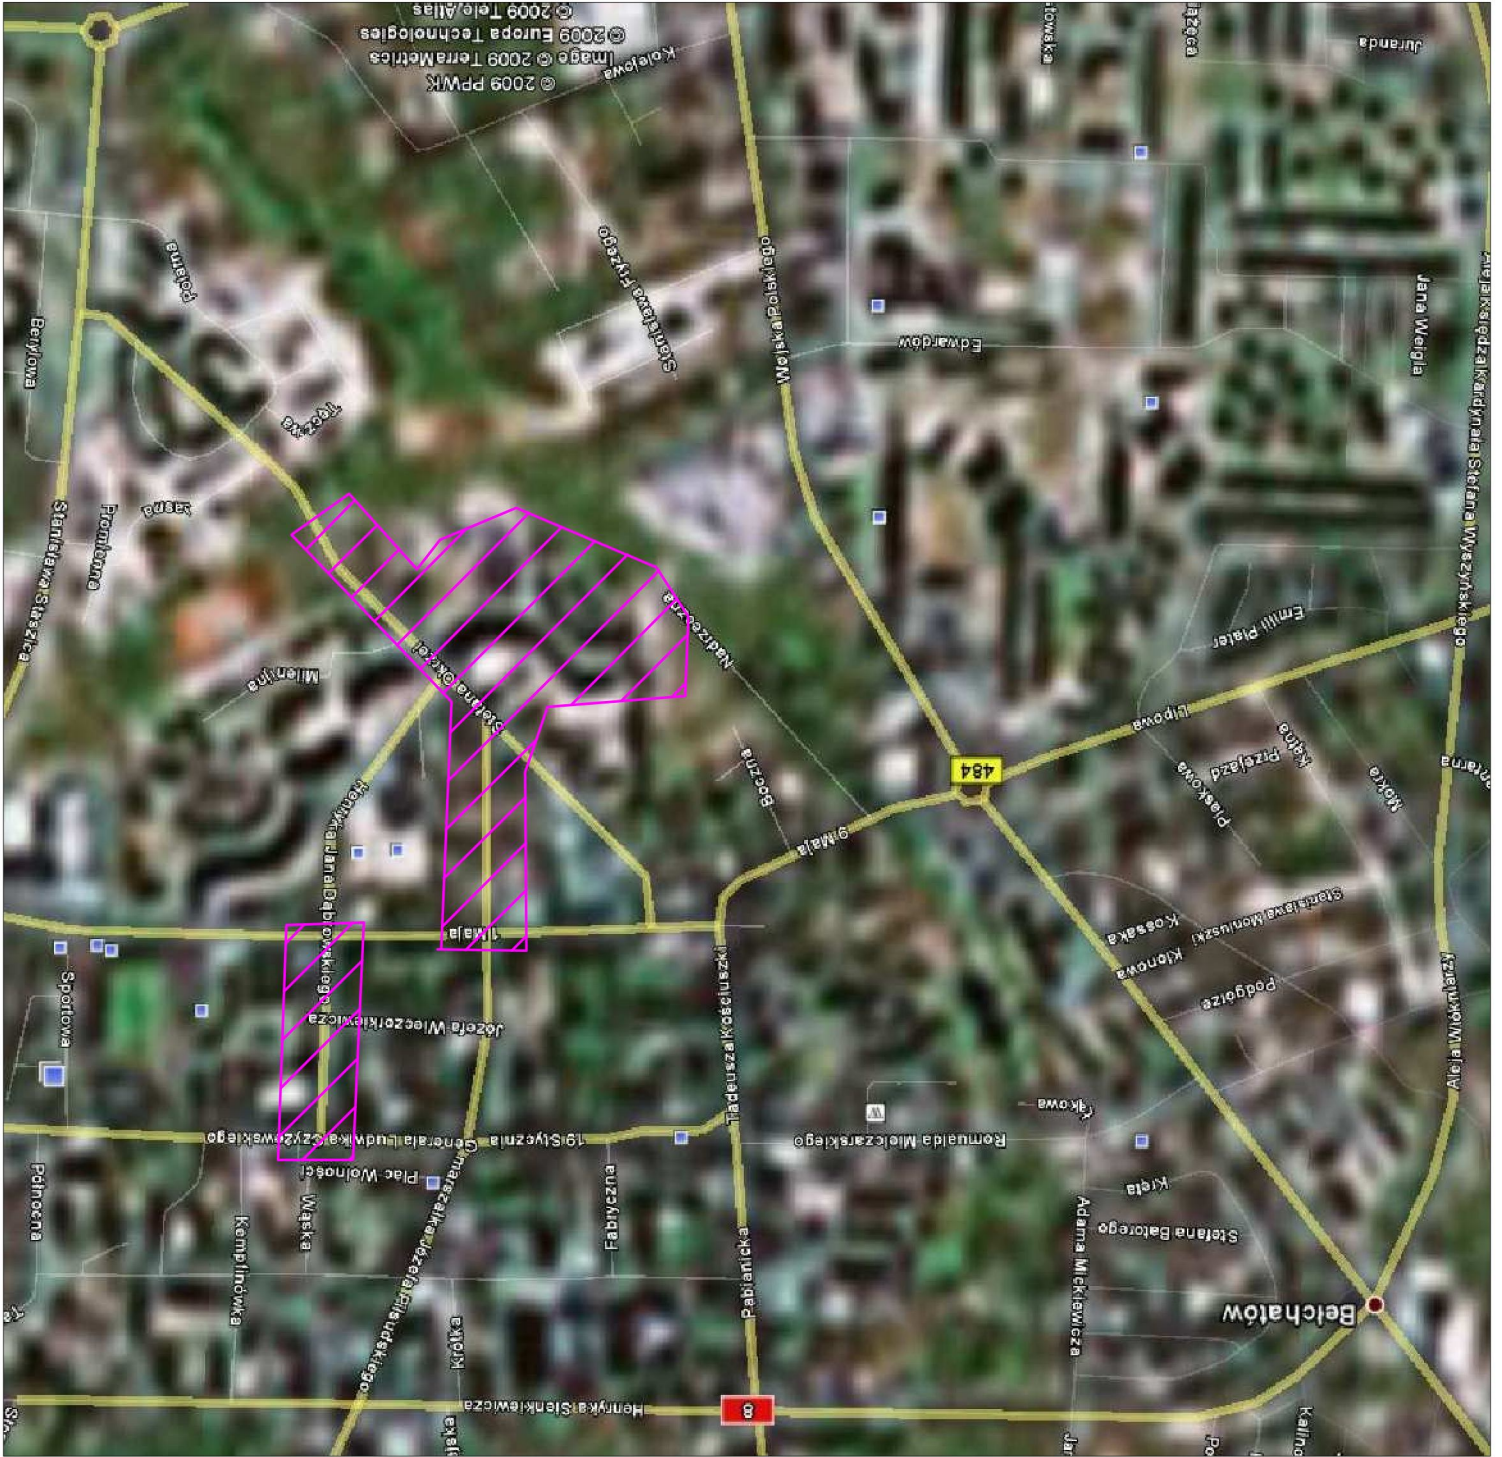

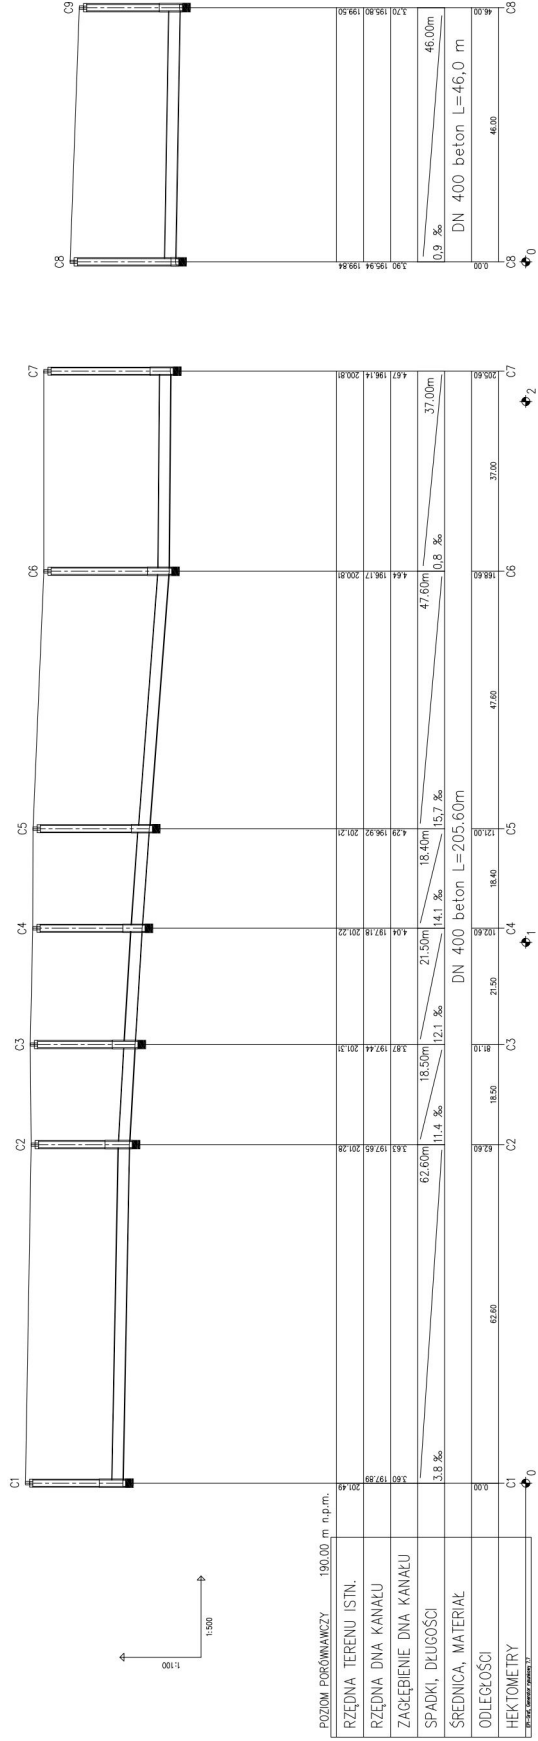

|  |   |                             |      |
|--|---|-----------------------------|------|
| INWESTOR: ZWK Wod-Kan sp. z o.o.<br>97-400 Bechnów, ul. Faustyny Kowalskiej 9    |   | III<br>2009                 |      |
| WYKONAWCA: EKOPROJEKT Kowal Wojciech<br>21-002 Jostków, Szpil 27J, tel. 69401520 |   | Data: 10/02/2009            |      |
| Nazwa obiektu  | Budowa i modernizacja systemu<br>kanalizacji deszczowej w Bechnowie | Strona                      | 3    |
| Typ obiektu  | Przebieg bud. Vch. brzoza sanitarna                                 | Wzrost                      | rys. |
| Projektant   | Przebieg kanalizacji sanitarny w ul. Dzielni                        | Projektant: 108.066.0010/07 |      |
| Sprawdził: 108.066.0010/07   |   | Sprawdził: 108.066.0010/07  |      |