

województwo łódzkie
powiat bełchatowski
miasto Bełchatów ; obręb nr 09
numer statystyczny obrębu 100101_1-09
Ul. Mielczarskiego, Os. Budowlanych

MAPA

SYTUACYJNO-WYSOKOŚCIOWA 1:500

Z geodezyjną inwentaryzacją urządzeń podziemnych

1. Układ współrzędnych "1965"
2. Poziom odniesienia Kronstradt
3. Mapę wykonano na podstawie sekcji nr 132.213.1943(139), 132.213.1934(138), 132.213.2421(155), 132.231.2412(154)

Mapa służy do celów projektowych

 
Mapa aktualna jest na dzień 2009.01.30

Mapę uzgodniono w ZUDP

Granice działek są zgodne z ewidencją gruntów

Wykonawca:

Zakres opracowania: -----



PRZEDSIĘBIORSTWO
Usługowe i Produkcyjno - Handlowe
"GEOMAP" spółka z o.o.
97-400 Bełchatów ul. Mielczarskiego 37C
tel./fax 632-79-25, tel. 635-60-37

mgr inż. Jan Zaziąbł

Nr upr. zawodowych 906

Data :

Podpis :

KOPIA MAPY SYTUACYJNO-WYSOKOŚCIOWEJ
Z geodezyjną inwentaryzacją urządzeń podziemnych
Skala 1 : 500
Mapa zaewidencjonowana w PODGiK w Bełchatowie
pod nr 1621.2421-79/09. w dniu 6.03.2009r.

L E G E N D A :


□ R1 - rura ochronna dzielona AROT fi 160mm L=1,5m

PROJ. PRZEBUDOWA i RENOWACJA ISTN. KANALIZACJI
SANITARNEJ METODĄ BEZWYKOPOWĄ

PROJ. KANALIZACJA SANITARNA METODĄ WYKOPOWĄ

R2 rura ochronna PVC fi 250/7,3mm



✗ - istn.kan. sanitarna do wyłączenia z eksploatacji

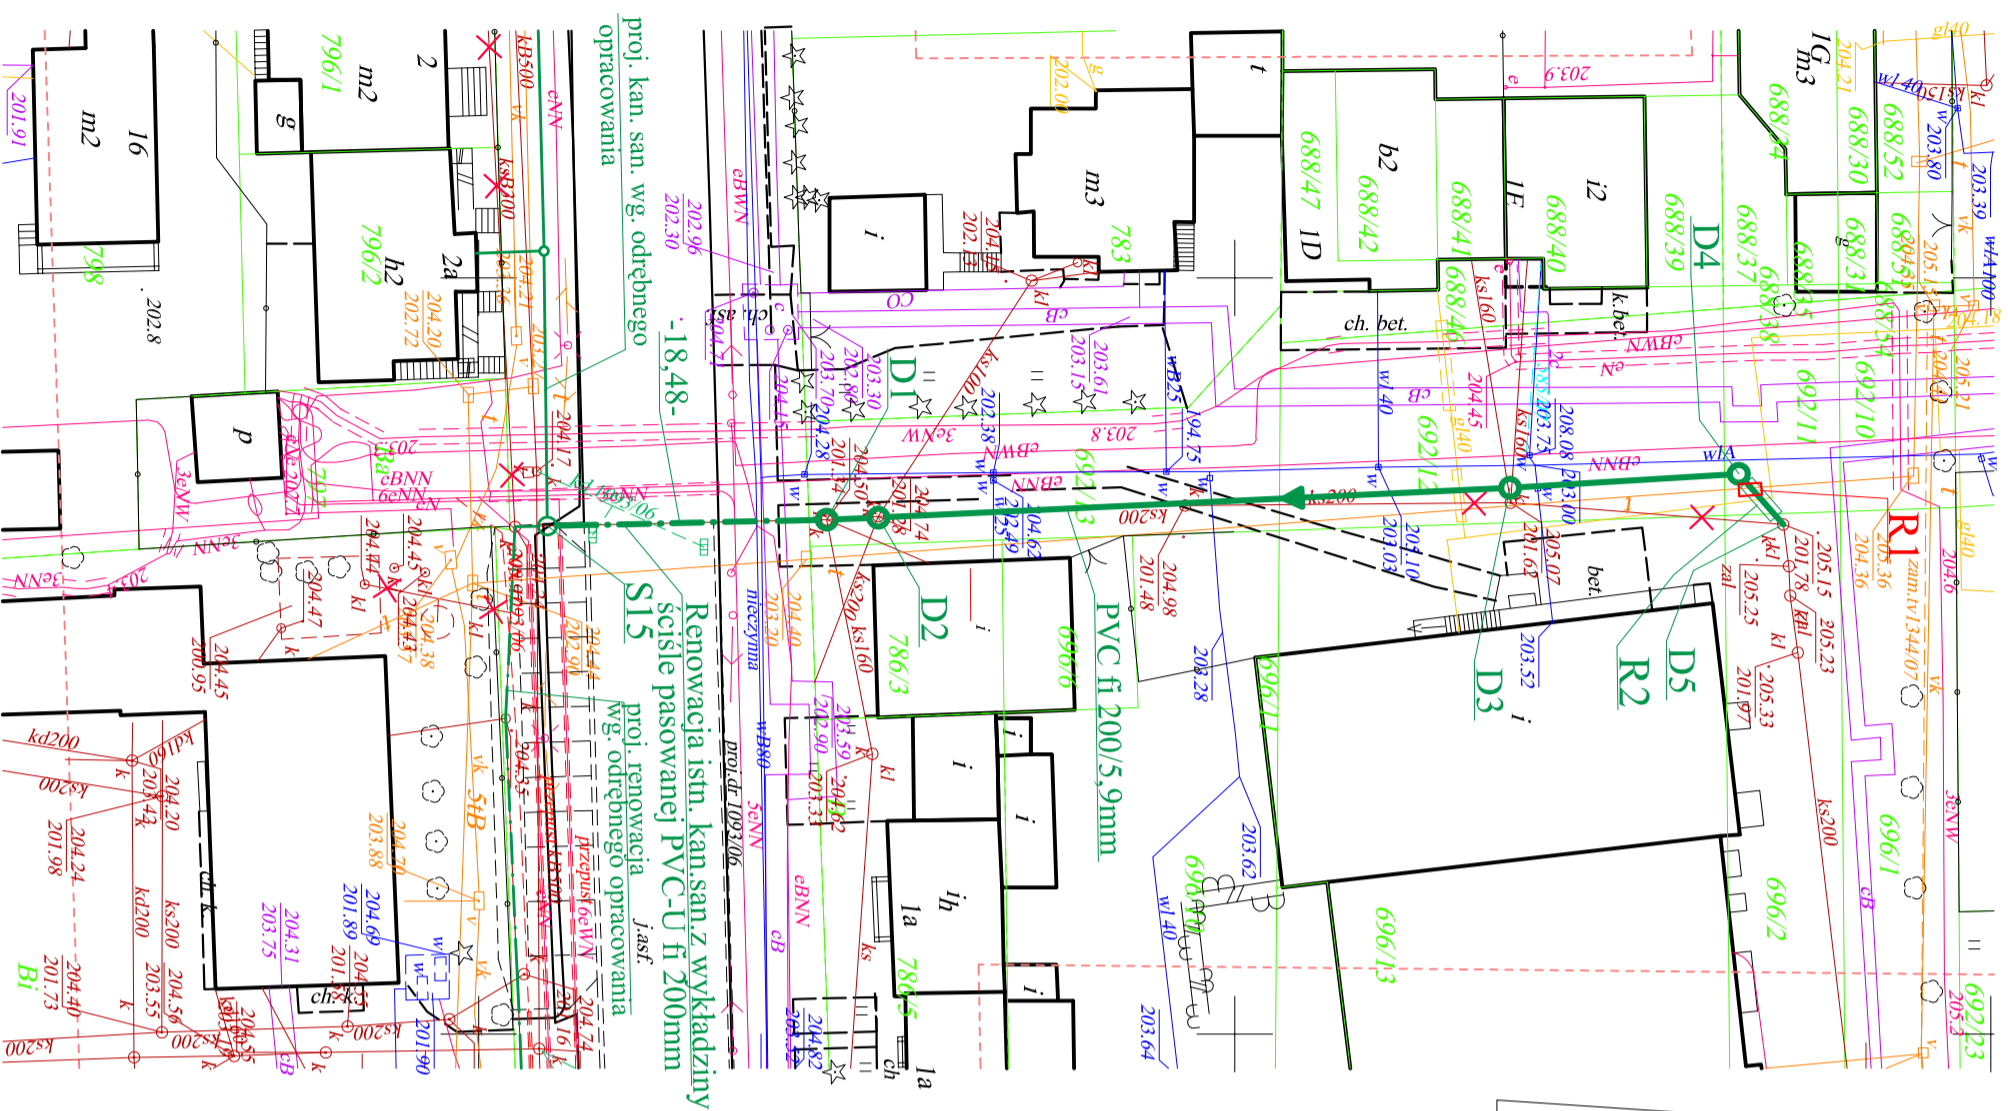

proj. kan. san. wg. odrębnego opracowania
-18,48-
Renowacja istn. kan.san z wykładziny scisle pasowanej PVC-U fi 200mm
proj. dr. 1093206
proj. renowacja opracowania wg. odrębnego opracowania
S15
proj. kan. san. wg. odrębnego opracowania

Nazwa opracowania i adres obiektu budowlanego: PROJEKT BUDOWLANO - WYKONAWCZY Budowa, rozbudowa i przebudowa sieci kanalizacji sanitarnej od ul. Mielczarskiego w stronę osiedla Budowlanych w Bełchatowie wraz z przełączeniem istn. przyłączy do posesji				Nr rys: 1
Tytuł rysunku: Projekt zagospodarowania terenu				Skala: 1 : 500
Projektant: mgr inż. Jolanta Janczyk - Abtrakiewicz	Upr. projektowe w zakresie sieci i instal. sanitarnych w spec. inżynierjno-instalacyjnej	Nr upr. : GP.IV.73 42(59)93	Podpis:	
Projektant sprawdzający: mgr inż. Ewa Maczewska-Łęczyńska	Upr. projektowe w spec. instalacje i urządzenia sanitarne	Nr upr. : 58/73 LW	Data :03.2009r.	

proj.renowacja istn.kan. san.
z wykładziny ściśle pasowanej
PVC-U fi 200mm

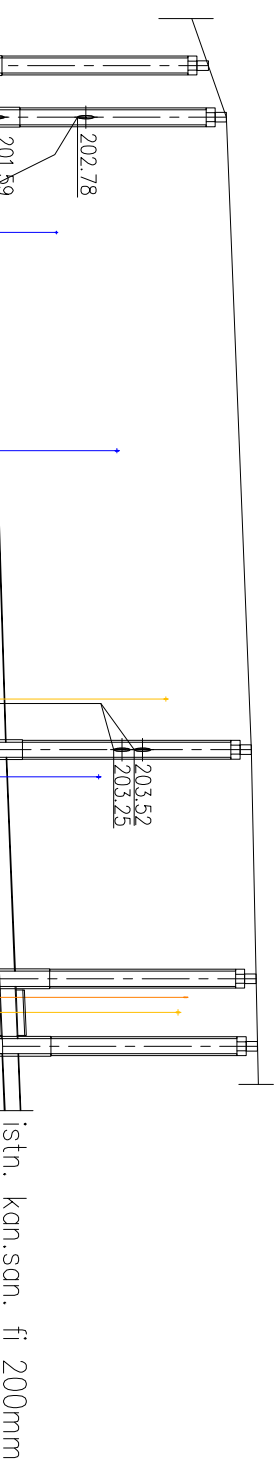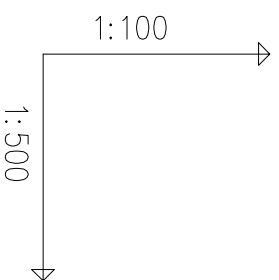

POZIOM PORÓWNAWCZY	190.00	m	n.p.m.
RZĘDNA TERENU ISTN.			
RZĘDNA DNA KANAŁU			
ZAGŁĘBIENIE DNA KANAŁU	3.16	201.34	204.50
SPADKI, DŁUGOŚCI	3.38	201.36	204.74
ŚREDNICA, MATERIAŁ			
ODLEGŁOŚCI	0.00	3.42	0
		11.04	
		41.83	
		41.90	
		45.24	
		15.15	
		60.39	
		4.46	
		64.86	

studnia żelbetowa fi 1000mm
Proj. włączenie do kanału ø200, Rz.d.=201.34
studnia żelbetowa fi 1000mm
istn. przyłącza włączyć do proj. studni za pomocą kaskad
woda fi 25, Rz.o.=202.49
woda fi 40, Rz.o.=203.28
gaz fi 40
istn. przyłącza włączyć do proj. studni za pomocą kaskad
studnia żelbetowa fi 1000mm
woda fi 40, Rz.o.=203.05
studnia żelbetowa fi 1000mm
telefon, Rz.o.=204.20
gaz fi, Rz.o.=~204.10
Rura ochronna PVC fi 250/7,3mm L=3,0m
istn. studnia

D1 D2 D3 D4 D5

Nazwa opracowania i adres obiektu budowlanego:
Projekt budowlano - wykonawczy Budowa, rozbudowa i przebudowa sieci kanalizacji sanitarnej od ul. Mielczarskiego w stronę osiedla Budowlanych w Belchatowie wraz z przełączeniem istn. przyłączy do posesji

Tytuł rysunku:
Profil podłużny kanalizacji sanitarnej

Projektant:
mgr inż. Jolanta Janczyk-Abrańkiewicz

Projektant sprawdzający:
mgr inż. Ewa Maczewska - Łączyńska

Upř. projektowe w zakresie sieci i instal. sanitarnych w spec. instalacyjno-inż.

Upř. projektowe w spec. instalacje i urządzenia sanitarne

Nr upr.: GP.IV.73 42(59)93
Nr upr.: 58/73 EW
Data: 03.2009r.

Skala:
2

Nr rys.:
2