


województwo łódzkie  
powiat bełchatowski  
miasto Bełchatów - obszar nr 10  
numer stały/numer działki 100/101\_1-09  
ulica Henryka Sienkiewicza  
i os. Żołnierzy POW

 
**MAPA  
SYTUACYJNO-WYSOKOŚCIOWA 1:500  
z geodezyjną inwentaryzacją urządzeń podziemnych**

1. Układ współrzędnych "1965"
  2. Poziom odniesienia Krosznad
  3. Mapę wykonano na podstawie sekcji nr 132.213.2031 (124), 132.213.2033 (141)
- Mapa służy do celów projektowych 132.213.2511 (157)  
Mapa aktualna jest na dzień 2009.02.02

Mapę uzgodniono w ZUDP  
Granice działek są zgodne z ewidencją gruntów  
Wykonawca:

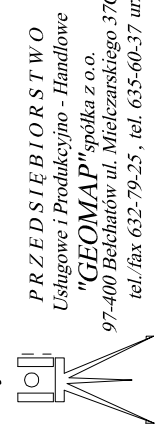

mgr inż. Jan Zaziąbł  
Nr upr. zawodowych 906  
Data: \_\_\_\_\_  
Podpis: \_\_\_\_\_



**LEGENDA:  
PROJ. PRZEBUDOWA I RENOWACJA ISTN. KANALIZACJI  
SANITARNEJ METODĄ BEZWYKOPOWĄ**

**KOPIA MAPY SYTUACYJNO-WYSOKOŚCIOWEJ  
z geodezyjną inwentaryzacją urządzeń podziemnych  
Skala 1:500**  
Mapa zaawidencjonowana w PODGIK w Bełchatowie  
pod nr 1621.2033-60/09. w dniu 11.03.2009r.

Numer opracowania i adres obiektu budowlanego: <b>PROJEKT BUDOWLANO - WYKONAWCZY</b> Budowa, rozbudowa, przebudowa i remont odcinków sieci kanalizacyjnej sanitarnej na terenie Osiedla Żołnierzy POW w Bełchatowie		Nr rys.: <b>1</b>
Tytuł rysunku: <b>Projekt zagospodarowania terenu</b>		Skala: <b>1 : 500</b>
Projektant: mgr inż. Jolanta Janiszczak - Albankiewicz	Nr upr.: GP.14.73 4245995	Podpis:
Projektant i sprawdzający: mgr inż. Ewa Maciejewska-Lęczyńska	Upr. projektowe w zakresie sieci i instal. sanitarnych w spec. inżynierii sanitacyjnej	Data: 03.2009r.
	Upr. projektowe w spec. instalacji i urządzeń sanitarnych	Podpis:
		Data: 03.2009r.

województwo łódzkie  
powiat bełchatowski  
miasto Bełchatów; obręb nr 10  
numer statystyczny obrębu 100101\_1-09  
ulica Henryka Sienkiewicza  
i os. Żołnierzy POW

## MAPA

# SYTUACYJNO-WYSOKOŚCIOWA 1:500

z geodezyjną inwentaryzacją urządzeń podziemnych

1. Układ współrzędnych "1965"
  2. Poziom odniesienia Kronsztadt
  3. Mapę wykonano na podstawie sekcji nr 132.213.2031 (124), 132.213.2033 (141)
- Mapa służy do celów projektowych 132.213.2511 (157)  
Mapa aktualna jest na dzień 2009.02.02

Mapę uzgodniono w ZUDP

Granice działek są zgodne z ewidencją gruntów

Wykonawca:

PRZEDSIĘBIORSTWO  
Usługowe i Produkcyjne - Handlowe  
"GECOMAP" spółka z o.o.  
97-400 Bełchatów ul. Młeczarskiego 37C Wykonawca mapy nie odpowiada za brak na mapie  
tel./fax 652-79-25, tel. 653-60-37 urządzeń podziemnych nie zgłoszonych do inwentaryzacji

mgr inż. Jan Zaziąbł

Nr upr. zawodowych 906

Data :

Podpis :

zakres opracowania :



## KOPIA MAPY SYTUACYJNO-WYSOKOŚCIOWEJ z geodezyjną inwentaryzacją urządzeń podziemnych

Skala 1: 500

Mapa zaewidencjonowana w PODGiK w Bełchatowie pod nr 1621.2033-60/09. w dniu 11.03.2009r.

## LEGENDA:

PROJ. PRZEBUDOWA i RENOWACJA ISTN. KANALIZACJI SANITARNEJ METODĄ BEZWYKOPOWĄ

Nazwa opracowania i adres obiektu budowlanego: PROJEKT BUDOWLANO - WYKONAWCZY Budowa, rozbudowa, przebudowa i remont odcinków sieci kanalizacji sanitarnej na terenie Osiedla Żołnierzy POW w Bełchatowie		Nr upr.: 2
Tytuł rysunku: Projekt zagospodarowania terenu		Skala: 1 : 500
Projektant: mgr inż. Jolanta Janczyk - Abrahimiewicz	Upr. projektowe w zakresie sieci i instal. sanitarnych w spec. inżynierino-instalacyjnej	Nr upr.: GP.IV.73 42(59)93
Projektant sprawdzający: mgr inż. Fryderyk Maczewski - Łęczyńska	Upr. projektowe w spec. instalacje i urządzenia sanitarne	Nr upr.: 58/73 L.W
		Data: 03.2009r.
		Data: 03.2009r.

